


MAPA DO CELOW PROJEKTOWYCH terenu położonego przy ul. Sprzecznej 6	
Oznaczenie kancelaryjne zgłoszenia pracy geodezyjnej	BG-WOZ-OZ.6640.2957.2022
Miejscowość	Warszawa
Jednostka ewidencyjna	identyfikator 146508_8 nazwa Dzielnica Praga Północ
Obwód ewidencyjny	identyfikator 146508_8.1506 nazwa 4-15-06
Działka ewidencyjna	79
Mapa numeryczna	1:500
Nazwa układu współrzędnych	prostokątnych płaskich PUWG 2000 wysokościowy PL-EVRF2007-NH
Oznaczenie granic obszaru, który był przedmiotem aktualizacji	kolor granatowy
Oznaczenie i informacje o służebnościach gruntowych mających wpływ na zagospodarowanie gruntów, zlokalizowanych w granicach projektowanej inwestycji	w wyniku ustaleń nie stwierdzono obciążeń
Oznaczenie i symbol konturu użytku gruntowego, który nie jest ujawniony w bazie danych ewidencji gruntów i budynków	brak
Nie wyklucza się istnienia w terenie innych nie wykazanych na niniejszej mapie urządzeń podziemnych, które nie były zgłoszone do inwentaryzacji	
GEODETA UPRAWNIONY Tomasz Lewartowski Nr upr. 20225 tel. 502227272	2022-04-12 Imię i nazwisko, nr uprawnień oraz data i podpis geodety uprawnionego, który opracował mapę

GEOLEWAR Sp. z o.o.
ul. Żegańska 29/1 04-736 Warszawa
NIP 9522134299 tel. 502227272

Jestem świadomy odpowiedzialności karnej za złożenie fałszywych oświadczeń. Oświadczam, że operat techniczny zawierający rezultaty prac geodezyjnych w wyniku których powstał niniejszy dokument uzyskał pozytywny wynik weryfikacji.	
Identyfikator zgłoszenia prac geodezyjnych	BG-WOZ-OZ.6640.2957.2022
Organ służby geodezyjnej, który otrzymał zgłoszenie	Prezydent M. St. Warszawa
Wykonawca prac geodezyjnych	GEOLEWAR Sp. z o.o.
Nr oraz data sporządzenia dokumentu zawierającego wynik pozytywnej weryfikacji	Protokół weryfikacji nr BG-WOZ-OZ.6640.2957.2022.PGE_63050 z dnia 12.04.2022 r.
Imię i nazwisko oraz numer uprawnień kierownika prac	Tomasz Lewartowski nr upr. 20225

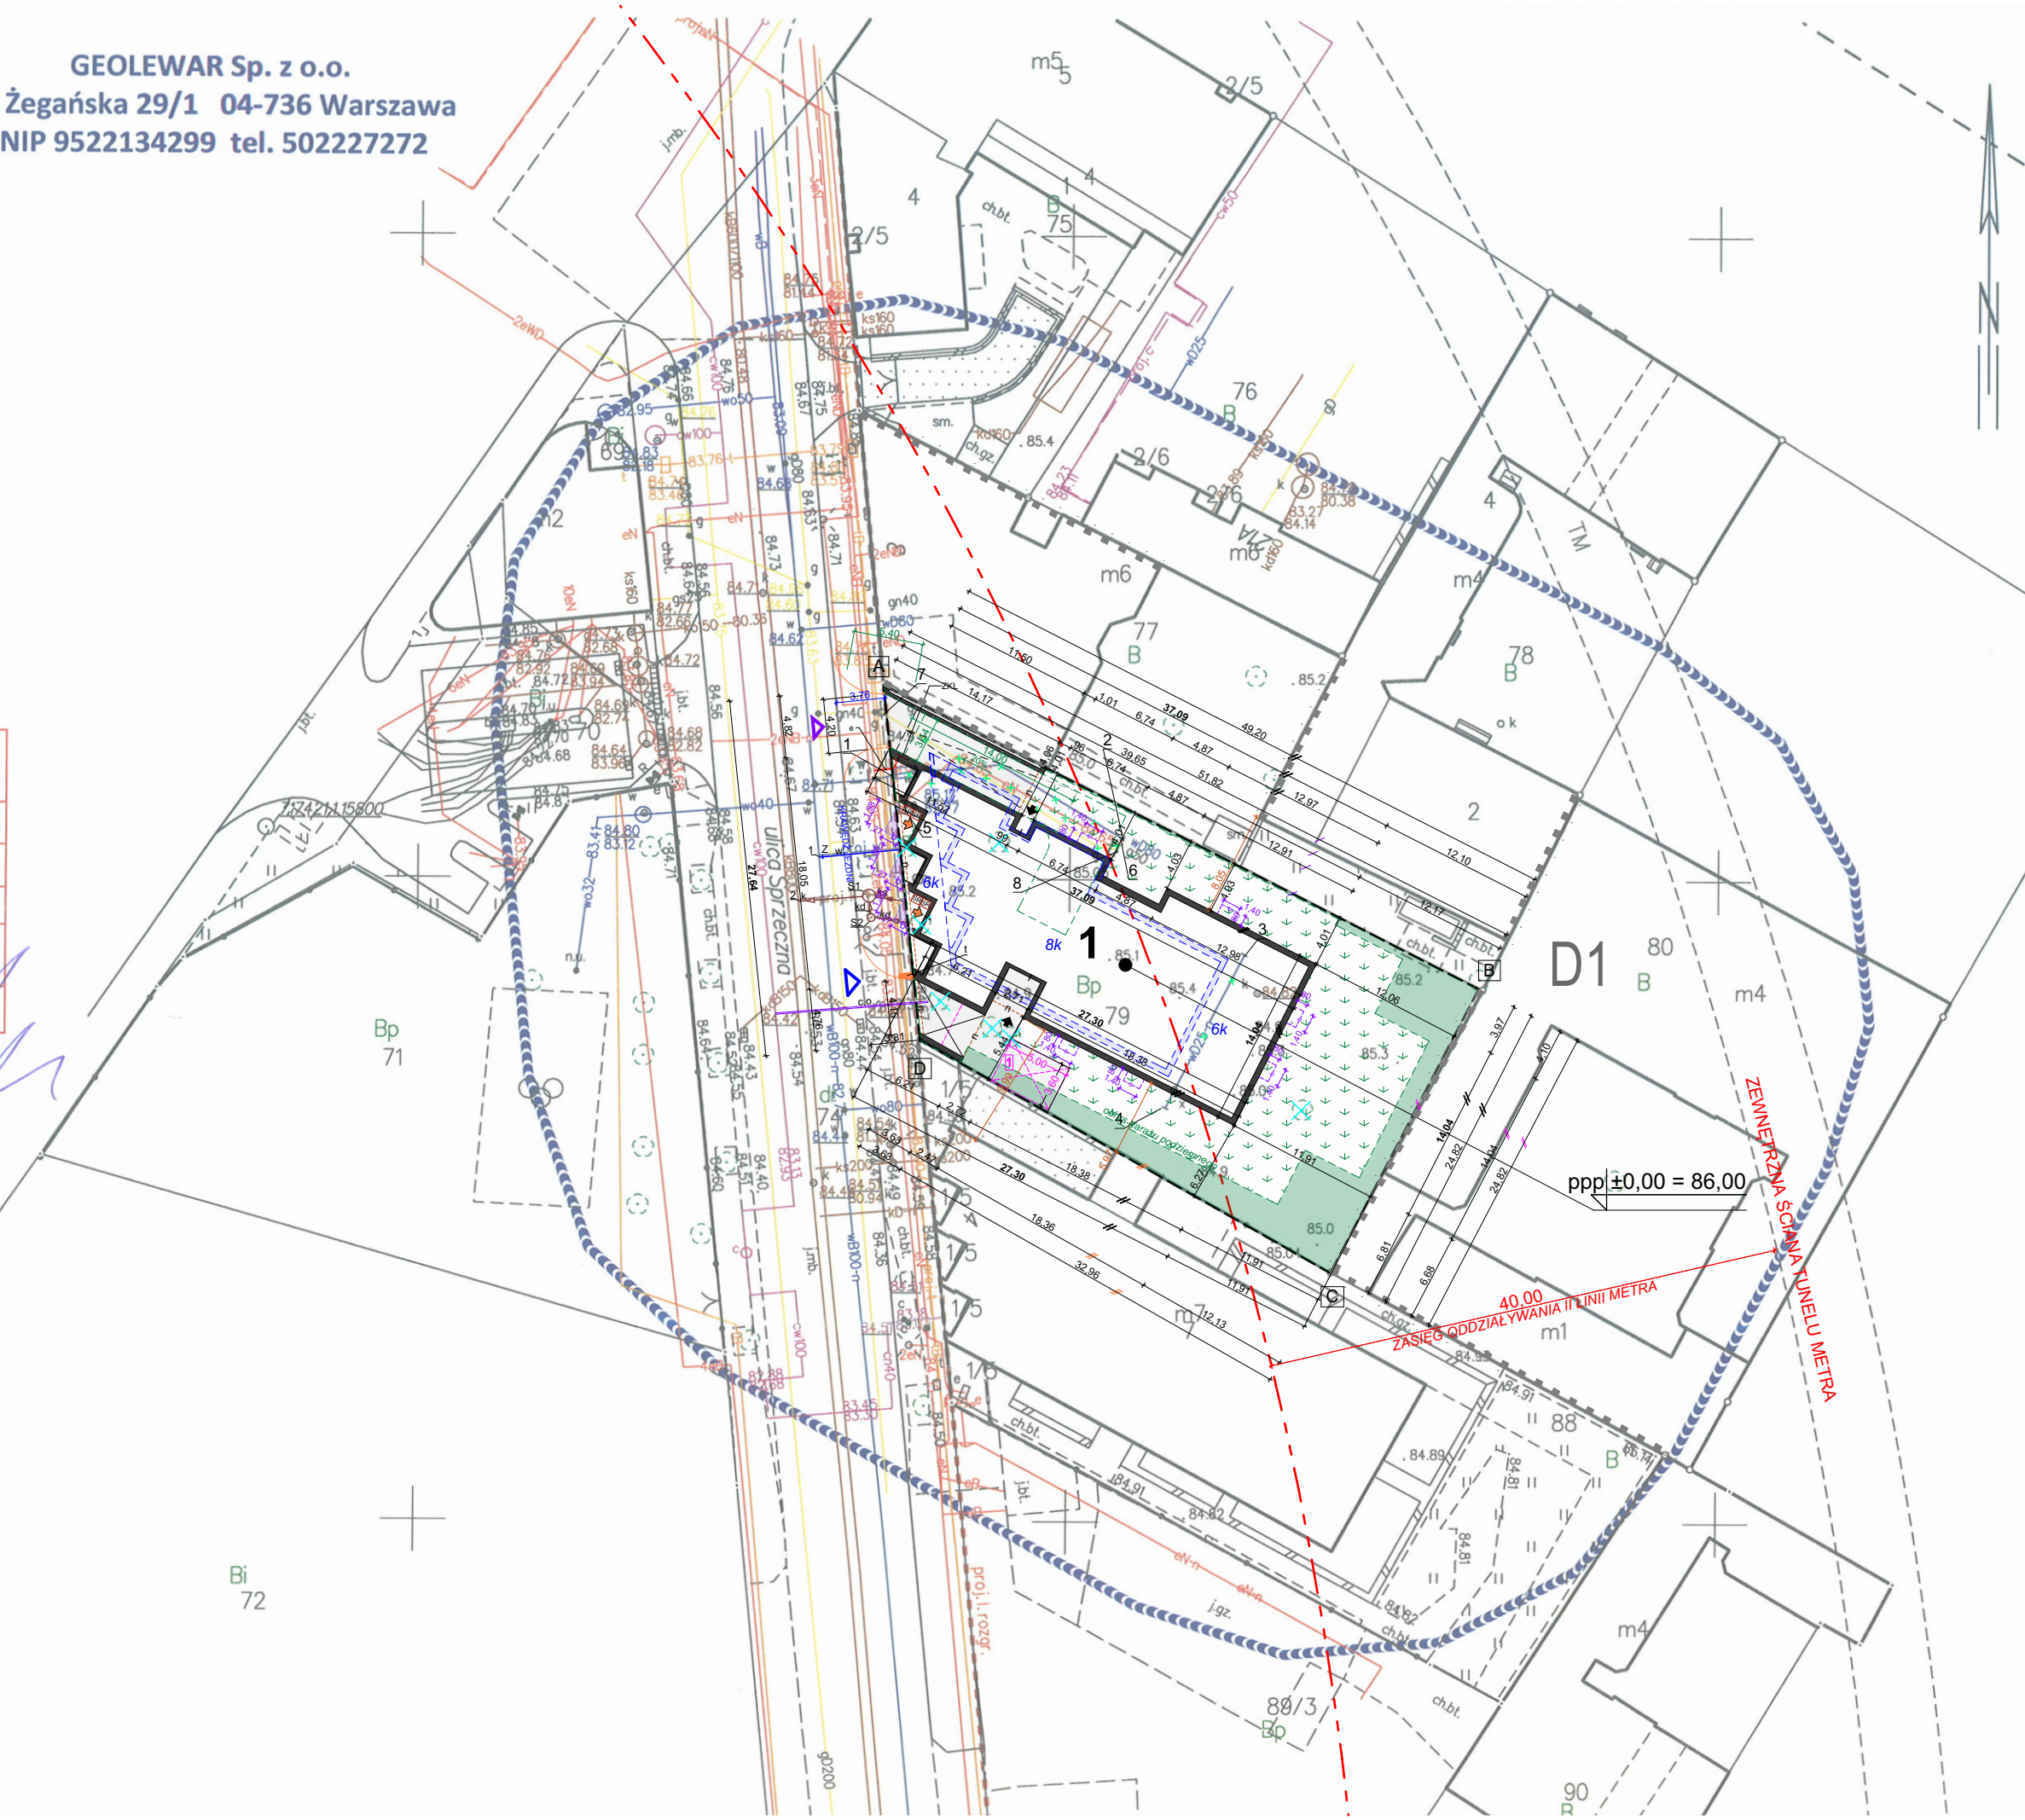

LEGENDA:

[A] B.C.D	OBSZAR TERENU INWESTYCJI
[Symbol]	BUDYNEK MIESZKALNY WIELORODZINY Z GARAZEM PODZIEMNYM Z LOKALAMI USŁUGOWYMI W PARTERZE
[Symbol]	OBRYŚ GARAZU PODZIEMNEGO
[Symbol]	PRZEŚWIT POD BUDYNKIEM JAKO DOJŚCIE DO WEJŚCIA DO KLATKI SCHODOWEJ I DOJAZD DO OGÓLNODOSTĘPNEGO MIEJSCA POSTOJOWEGO DLA SAMOCHODÓW Z KTÓRYCH KORZYSTAJĄ OSOBY NIEPEŁNOSPRAWNE
[Symbol]	POCHYLNIA ZJAZDOWA DO GARAZU PODZIEMNEGO
ppp ±0,00=86,00	PROJEKTOWANY POZIOM PARTERU BUDYNKU MIESZKALNEGO WIELORODZINNEGO Z GARAZEM PODZIEMNYM ORAZ USŁUGAMI W PARTERZE - ppp ±0,00=86,00
[Symbol]	PROJEKTOWANE BALKONY
[Symbol]	WYMIAROWANIE CZĘŚCI NADWIESZONYCH - BALKONÓW
[Symbol]	PROJEKTOWANE NADWIESZENIA
[Symbol]	PROJEKTOWANY ZJAZD Z DROGI PUBLICZNEJ /ul. Sprzeczna/ - NIE WYMAGA UZYSKANIA POZWOLENIA NA BUDOWĘ ANI ZGŁOSZENIA
[Symbol]	ISTNIEJĄCY ZJAZD Z DROGI PUBLICZNEJ /ul. Sprzeczna/ - DO PRZEBUDOWY
[Symbol]	PROJEKTOWANE WEJŚCIA DO KLATKI SCHODOWEJ
[Symbol]	PROJEKTOWANE WEJŚCIA DO LOKALI USŁUGOWYCH
[Symbol]	PROJEKTOWANE POWIERZCHNIE UTWARDZONE STANOWIĄCE DOJŚCIA I DOJAZDY
[Symbol]	PROJEKTOWANE POWIERZCHNIE ZIEŁONE na gruncie rodzimym zieleni niska: trawa, zieleni wysoka: nie projektuje się
[Symbol]	PROJEKTOWANE POWIERZCHNIE ZIEŁONE zieleni niska: trawa, zieleni wysoka: nie projektuje się
SR	PROJEKTOWANE STOJAKI NA ROWERY
[Symbol]	OGÓLNODOSTĘPNE MIEJSCA POSTOJOWE DLA SAMOCHODÓW Z KTÓRYCH KORZYSTAJĄ OSOBY NIEPEŁNOSPRAWNE stanowiące równocześnie
[Symbol]	OGÓLNODOSTĘPNE MIEJSCA POSTOJOWE DLA SAMOCHODÓW SŁUŻB (karetka, policja) I OBSŁUGI BUDYNKU W ZAKRESIE ZAOPATRZENIA I WYWOZU ODPADÓW o wymiarach 3,60x5,00 m - 1 szt.
[Symbol]	OZNACZENIA MPZP DLA REJONU DWORCA WSCHODNIEGO zgodnie z UCHWAŁĄ NR XCIII/2737/2010 RADY MIASTA STOLECZNEGO WARSZAWY z dnia 21 października 2010 r.
[Symbol]	DRZEWIA PRZEZNACZONE DO WYCINKI zgodnie z decyzją nr 8/2022 znak: UD-VII_WOS.6131.25.2022.LKO z dnia 19.04.2022 r.
[Symbol]	ISTNIEJĄCY HYDRANT PODZIEMNY HP1STN.1 /ul. Szteglowskięka/

PROJEKT ZAGOSPODAROWANIA TERENU

skala 1:500

PROJEKTOWANE MEDIA:

w1	PROJEKTOWANY PRZYŁĄCZ WODOCIĄGOWY Z RUR ŻELIWA SFEROIDALNEGO dn80 L = 6,5 m
Z	PROJEKTOWANA ZASUWA WODOCIĄGOWA DN80 1 szt.
2	PUNKT WPIĘCIA DO ISTNIEJĄCEJ SIECI KANALIZACJI OGÓLNOSPRAWNEJ
k	PROJEKTOWANE PRZYŁĄCZE KANALIZACJI Z RUR PVC-U DN 160mm SN8; L=5,0 m
ks	PROJEKTOWANE PRZYŁĄCZE KANALIZACJI Z RUR PVC-U DN 160mm SN8; L=3,0 m
kd	PROJEKTOWANE PRZYŁĄCZE KANALIZACJI Z RUR PVC-U DN 160mm SN8; L=8,0 m
S1	PROJEKTOWANA STUDNIA KANALIZACYJNA DN 1000mm 1 szt.
S2	PROJEKTOWANA STUDNIA KANALIZACYJNA DN 600mm 1 szt.
c.o.	PROJEKTOWANE PRZYŁĄCZE c.o. Z RUR PREIZOLOWANYCH 2x dn50mm; L=2x11,5 m
ZKL	PROJEKTOWANE ZKL
e	PROJEKTOWANY PRZYŁĄCZ KABLOWY AL 4x150mm ² L = 2,55 m
t	PROJEKTOWANE PRZYŁĄCZE TELETECHNICZNE L = 0,75 m

MEDIA:

ELEMENTY ISTNIEJĄCE PRZEZNACZONE DO ROZBIÓRKI ZGODNIE Z DECYZJĄ UDZIELAJĄCĄ POZWOLENIA NA ROZBIÓRKĘ NR 74/2021 znak: UD-VII-WAB.6741.6.2021.DWA(6) z dnia 07.06.2021 r. wydaną przez Prezydenta Miasta Stołecznego Warszawy

1	ISTNIEJĄCY PRZYŁĄCZ WODOCIĄGOWY wd80 NA ODCINKU 1-2 O DŁUGOŚCI L = 19,5 m - DO LIKWIDACJI
3	ISTNIEJĄCY NIECZYNNY POLICZNIKOWY PRZYŁĄCZ WODOCIĄGOWY wd25-(n) NA ODCINKU 3-4 O DŁUGOŚCI L = 13,5 m - DO LIKWIDACJI
5	ISTNIEJĄCY NAPONIETRZNY PRZYŁĄCZ ENERGETYCZNY eNP NA ODCINKU 5-6 O DŁUGOŚCI L = 20,0 m - DO LIKWIDACJI
7	ISTNIEJĄCY PRZYŁĄCZ GAZOWY gP50 NA ODCINKU 7-8 O DŁUGOŚCI L = 21,0 m - DO LIKWIDACJI

PRACA CHRONIONA PRAWEM AUTORSKIM

BIURO USŁUG INWESTYCYJNYCH "ARCHITEKT" Sp. z o.o.		NIP 813-03-36-010 35-209 RZESZÓW ul. Mikulajczyka 5A biu.architekt@gmail.com
INWESTOR: PPHU CORPORES Sp. z o.o. ul. Wyspiańskiego 9/5 35-111 RZESZÓW	ARCHITEKTURA: Projektant: mgr inż. arch. Stanisław KOKOSZKA nr uprawnień: 9172 Opracowanie: mgr inż. arch. Aleksandra ZGURSKA mgr inż. arch. Anna KOWAL mgr inż. arch. Anna STRZAŁKA mgr inż. Edyta POZNAŃSKA Weryfikacja: mgr inż. arch. Dorota KUZEŁ nr uprawnień: A-176100	data podpis
NAZWA INWESTYCJI: BUDYNEK MIESZKALNY WIELORODZINY Z GARAZEM PODZIEMNYM ORAZ LOKALAMI USŁUGOWYMI W PARTERZE	INSTALACJE SANITARNE: Projektant: mgr inż. Stanisław SADEJ nr uprawnień: S-157/01 Weryfikacja: mgr inż. Anna MAJDUK nr uprawnień: LUB/0063/PWBS/18	CZERWIEC 2022
ADRES INWESTYCJI: WARSZAWA, obr. 1506 nazwa 4-15-06 DZ. NR 79, 74 /ul. Sprzeczna/	INSTALACJE ELEKTRYCZNE: Projektant: mgr inż. Grzegorz OSIOR nr uprawnień: LUB/0129/POE/04 Weryfikacja: mgr inż. Andrzej MAMCZUR nr uprawnień: E-51/93	